



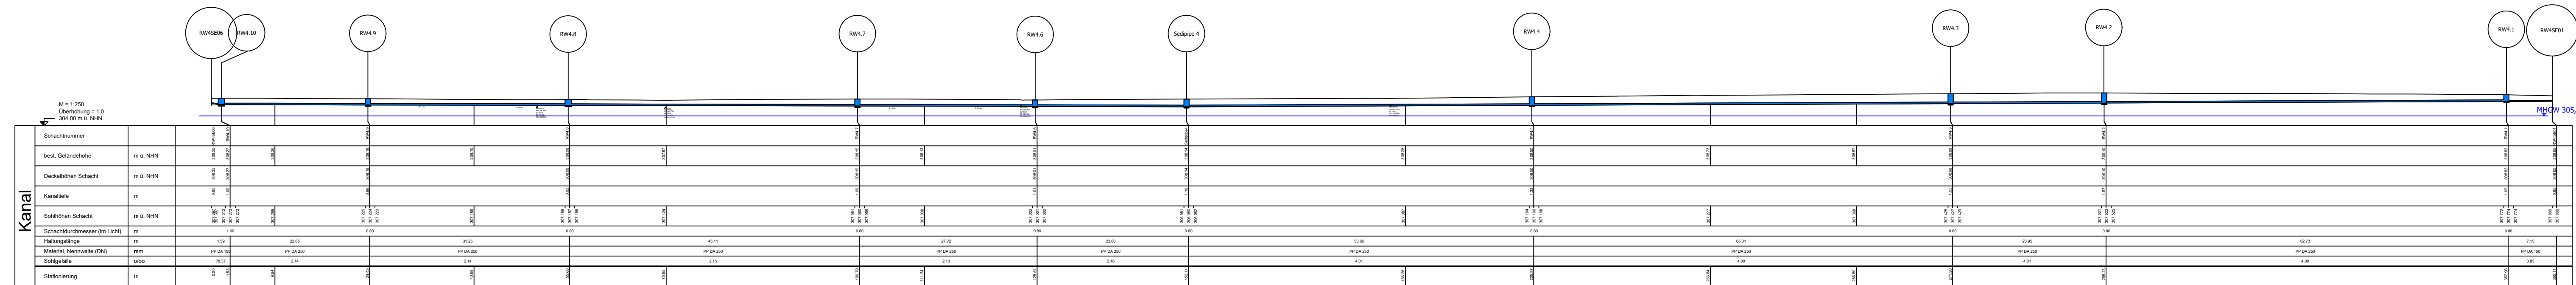

ZEICHENERKLÄRUNG

- Wasserleitung Planung
- Kanal Regenwasser Planung
- Kanal Schmutzwasser
- Telekom
- Strom
- Rohrleitung erstellt/ vllgeplant
- Erdbewässerungsfläche

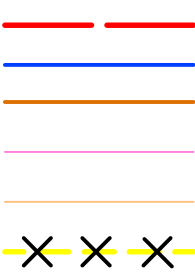

Antrag auf gehobene wasserrechtliche Erlaubnis vom 19.02.2025

GENEHMIGUNGSPLANUNG

Vorhaben

Stadt Osterhofen

Erschließung Arbing

Stadt Osterhofen, OT Arbing, Landkreis Deggendorf

Lageplan

Abschnitt 4

Entwurfverfasser

INGENIEURBÜRO KIEINLEIN

Flurstraße 6, 94172 Buch am Erlbach, Tel.: 08709 94131-0 Fax: 08709 94131-10 E-Mail: info@k-ienlein.de

Plan-Nr.

24200301 GE LP 05.1

Beilage Nr.:

6.1

zur Genehmigung

19.02.2025

gez.

Feb. 2025

th

gepr.

Feb. 2025

cs

Maßstab

1:500

Vorhabensträger

Stadt Osterhofen

Stadtplatz 13

94486 Osterhofen

Tel.: +49-09993 403-0

E-Mail: info@osterhofen.de

Gemäß § 2 (1) 7 des Urhebergesetzes sind für diesen Plan alle Rechte vorbehalten!

© Nachdruck, Vervielfältigung oder Verbreitung, auch auszugsweise, ist ohne schriftliche Genehmigung des Verfassers gestattet.

19.02.2025 10:02:26